


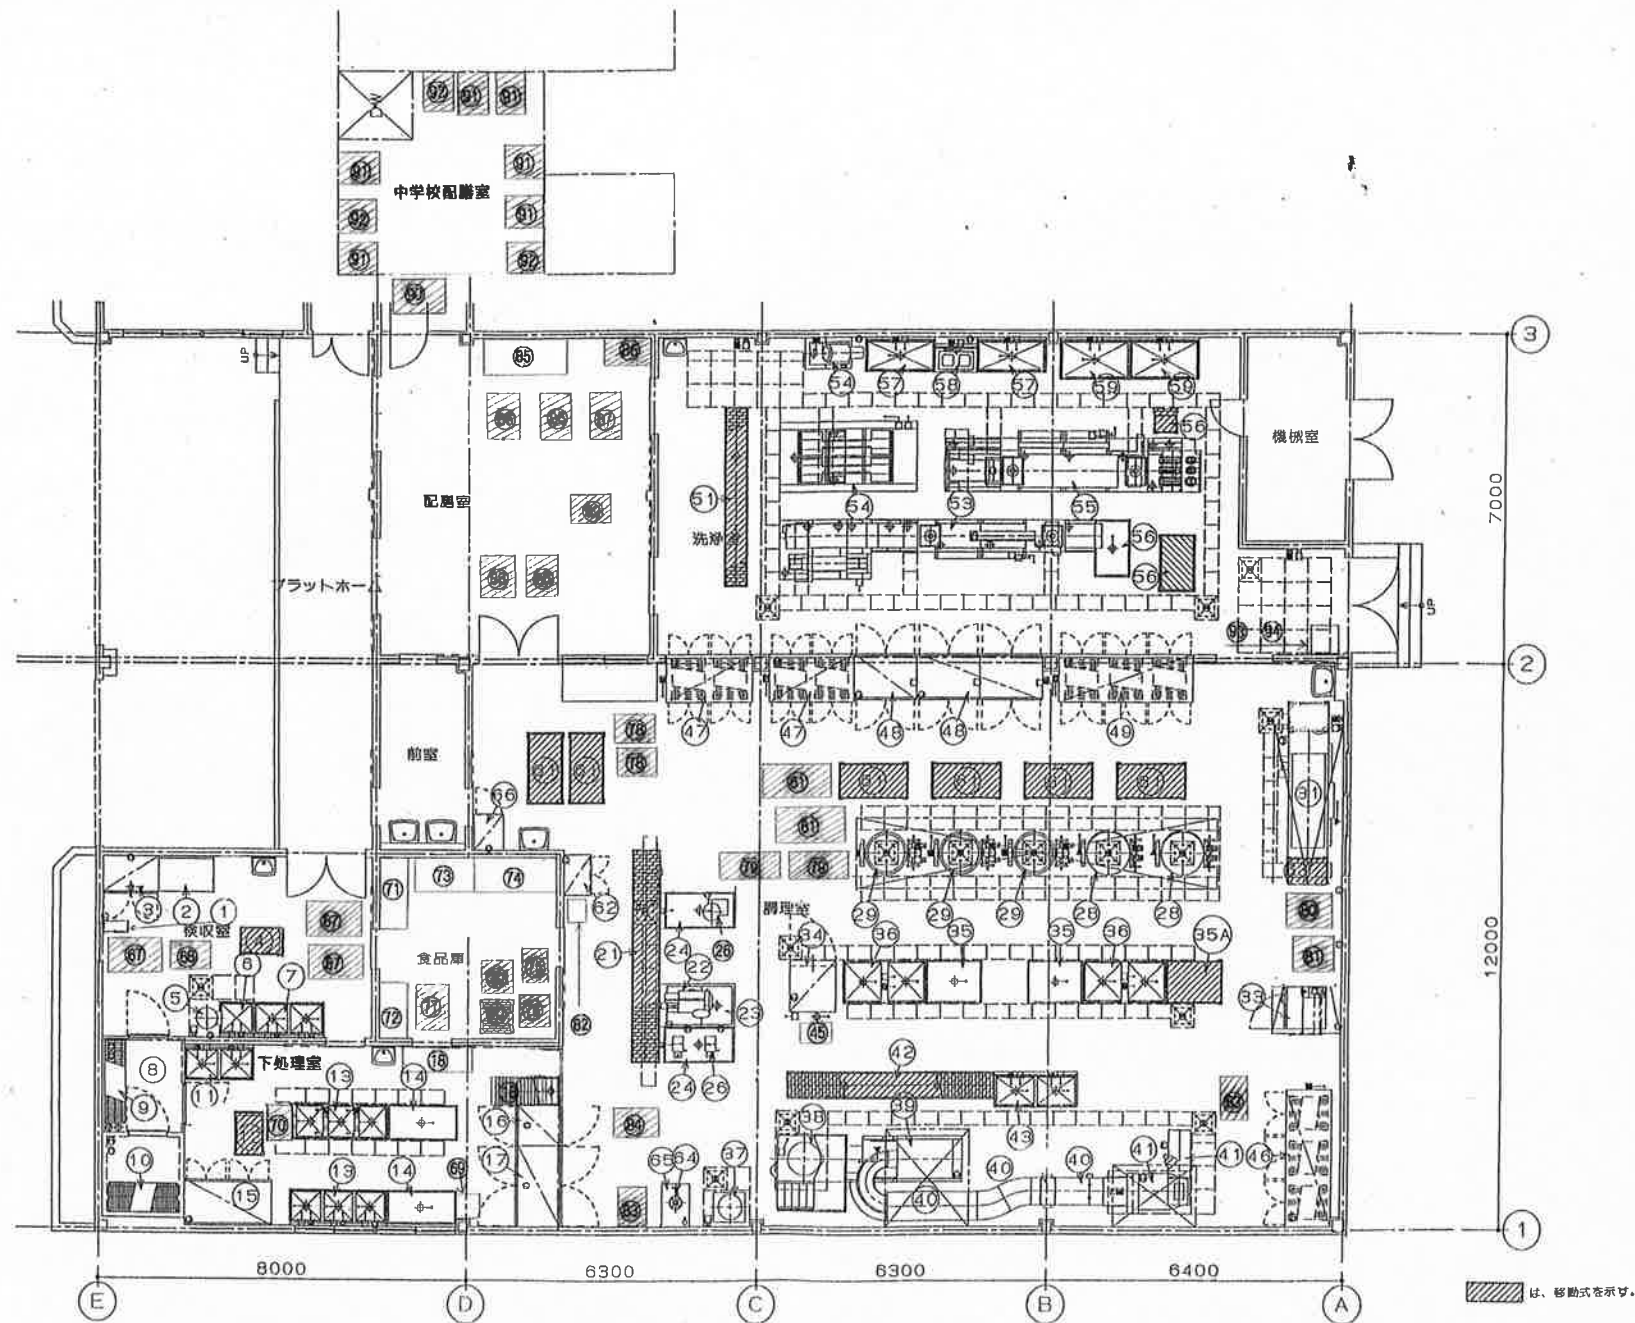

□ 給水 ▲ ガス立ち上り □ スイッチ (単相) ● 電動機 (単相)
 □ 給水 ▲ ガス立ち上り □ スイッチ (三相) ● 電動機 (三相)
 ⊕ 排水 □ 給気 ⊖ コンセント (単相) ⊗ 換気扇
 ⊖ 排水 ⊗ 換気扇 ⊗ 換気扇 ⊗ 換気扇

AIHO 株式会社 **AIHO**
 概図 設計製図 営業 担当

工事名称

度会町学校給食センター 御中

図面名称

縮尺

1/100

作成日

H12.03.07

図番